


CORTE A-A


ESC.: 1:50

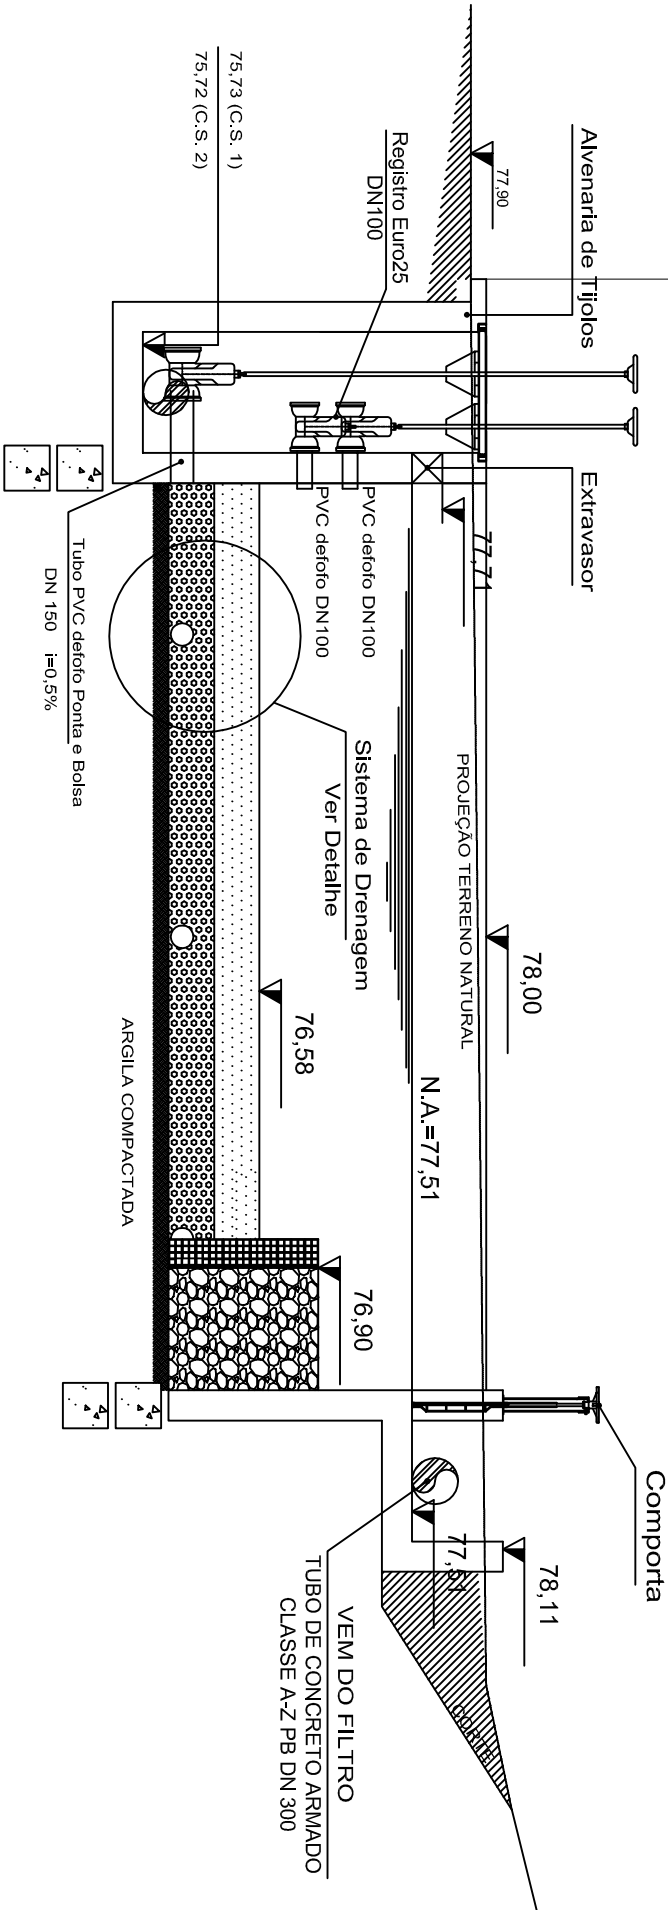

CORTE B-B


ESC.: 1:50

DETALHES DAS COMPORTAS

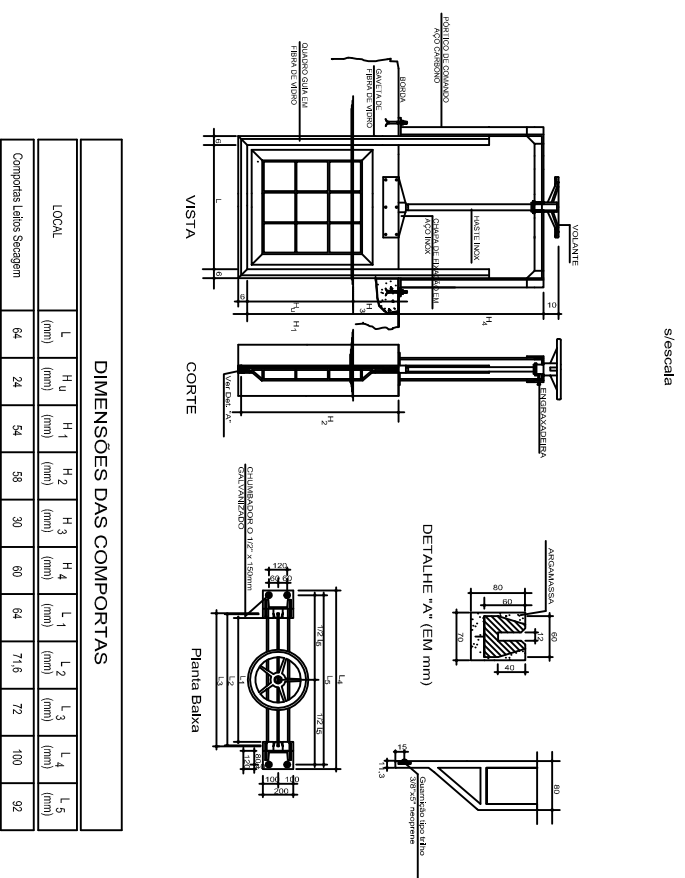


DETALHES
ENTRADA E DISSIPADOR DE ENERGIA

Esc.: 1/25

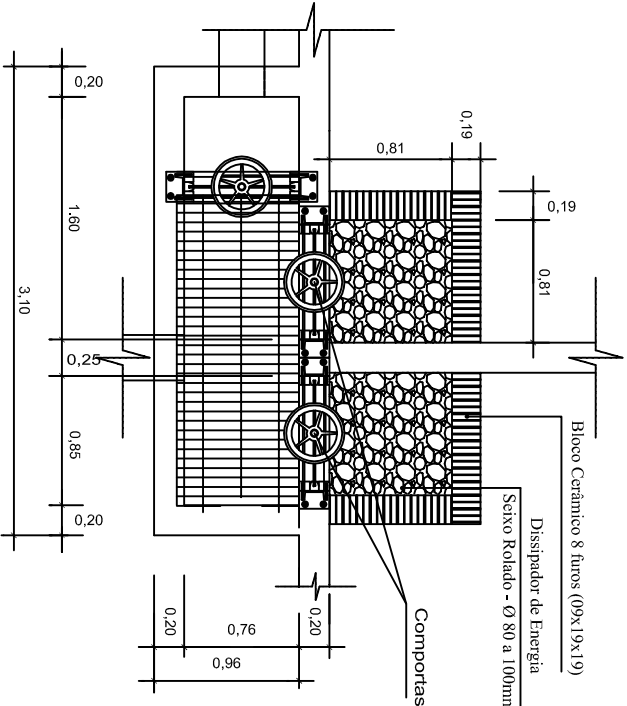


DETALHE PV'S

ESC.: 1/40

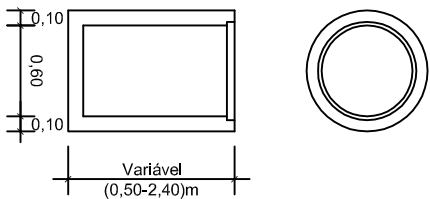


PARA PROJEÇÕES MAIORES QUE 2,00m PARA PV'S, DEVE-SE ADOPTAR O TIPO DE PROJEÇÃO EM TELA DN 400 PARA DIÂMETRO TOTAL DO SUPORTE A DN 400. O DIÂMETRO DO PV SEJA DN 100.

DETALHES DO SISTEMA DE DRENAGEM

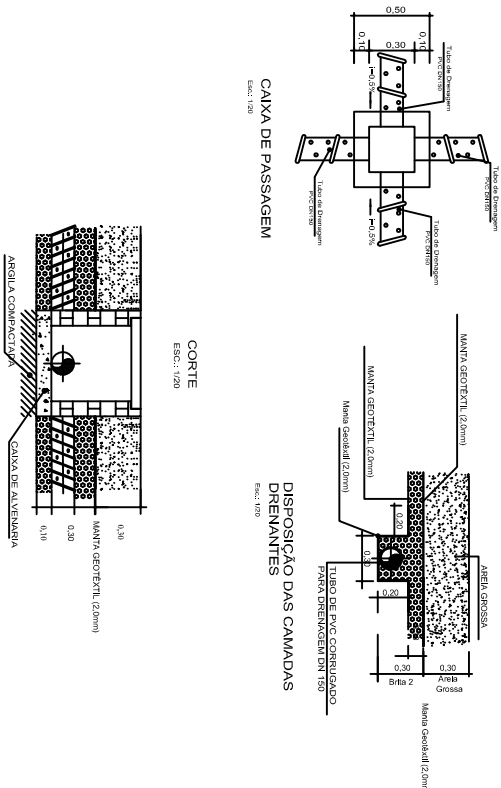

DETALHE TIPO GRADE DE PROTEÇÃO

ESC.: 1/50

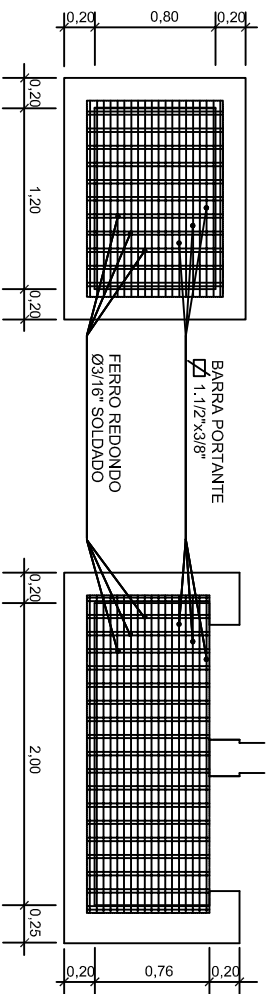

PREFEITURA MUNICIPAL DE CANDIOTA

SECRETARIO DE OBRAS

ARTEMIO PARCIANELLO

RESPONSÁVEL TÉCNICO

MARCELO VAZ LEAL
ENRº CIVIL - CREA 853758-D

VILA OPERÁRIA

TRATAMENTO DE ÁGUA

ESPECIFICAÇÃO

LEITOS DE SECAGEM
IMPLANTAÇÃO E PLANTA BAIXA

ESCALA

1/40

PRANCHA

08/10